


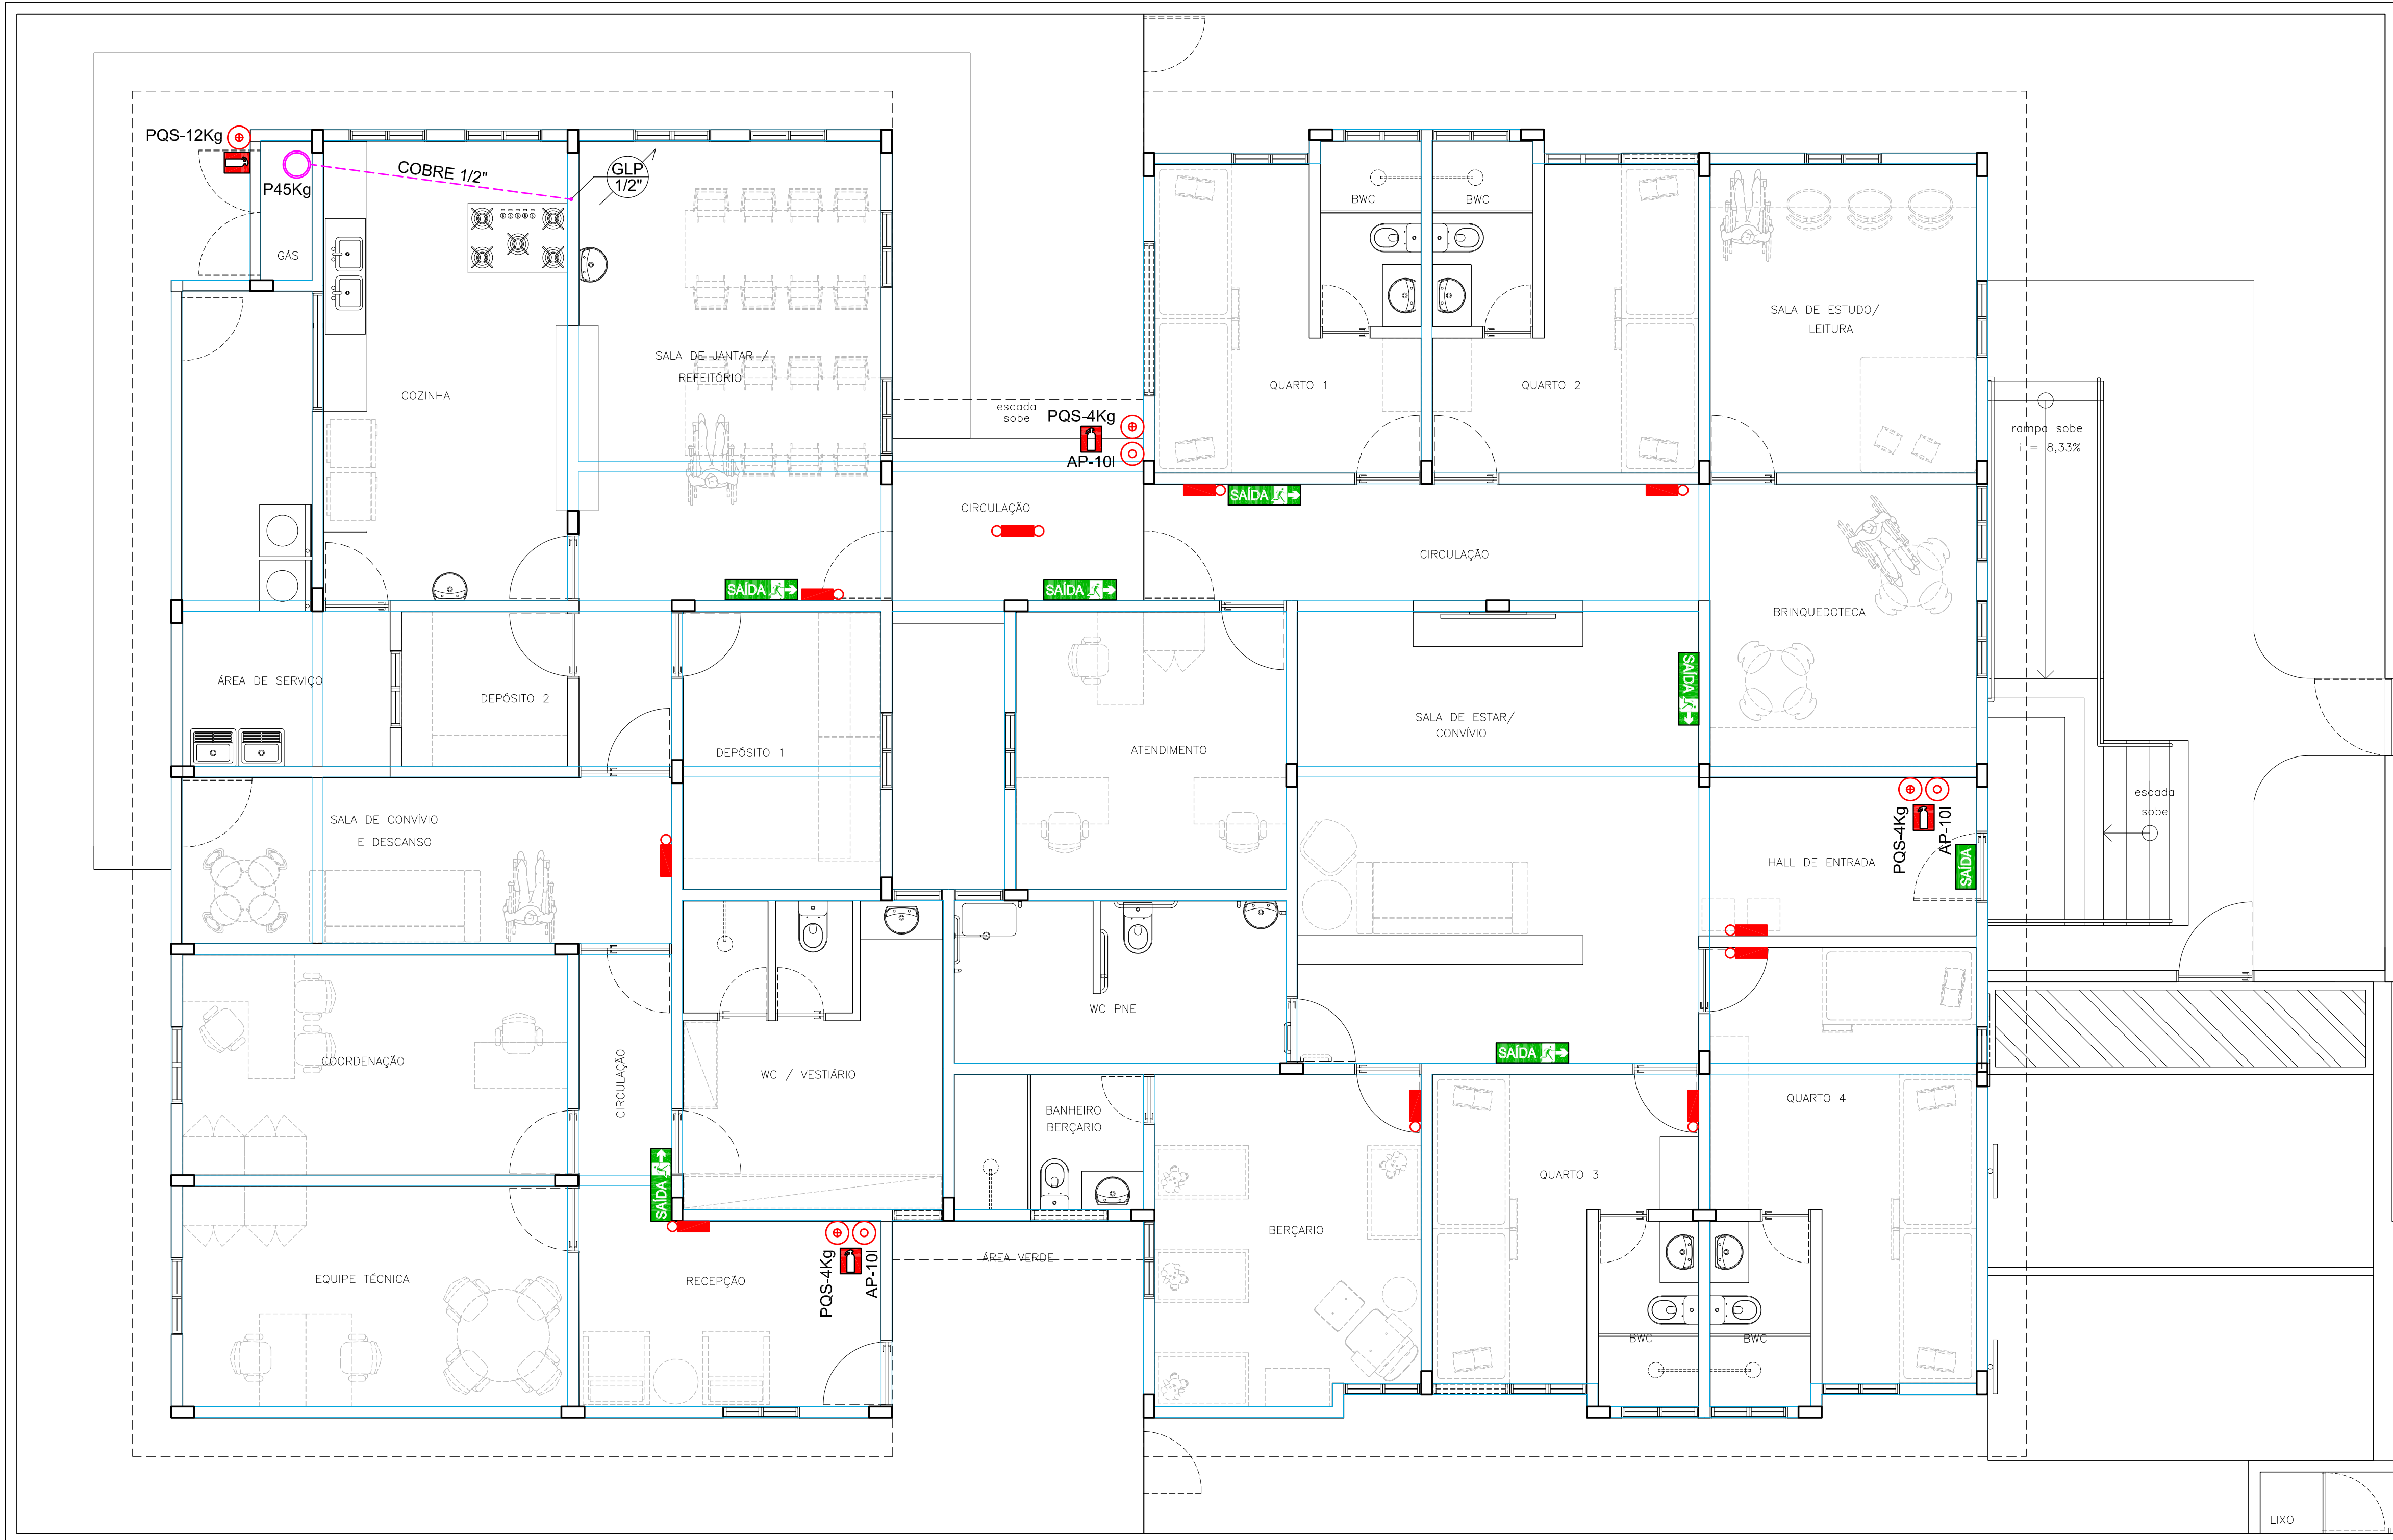

PLANTA BAIXA - PAVIMENTO TÉRREO
ESCALA 1:50

LEGENDA

⊙	EXTINTOR DE ÁGUA PRESSURIZADA - AP 10L
⊙	EXTINTOR DE PÓ QUÍMICO SECO - PQS 4Kg OU 12Kg
⬮	LUMINÁRIA DE EMERGÊNCIA NA PAREDE (H=2.20m)
⬮	LUMINÁRIA DE EMERGÊNCIA NO TETO
---	TUBULAÇÃO DE GÁS EMBUTIDA NO PISO - COBRE 1/2"

NOTA:
* NO SISTEMA DE DETECÇÃO E ALARME, QUANDO APARENTE (NAS DESCIDAS PARA ACIONADORES E CENTRAL) USAR ELETRODUTO EM AÇO GALVANIZADO LEVE 1/4" E CONDULETE 1/4".
* NO SISTEMA DE HIDRANTE, QUANDO APARENTE (NAS DESCIDAS PARA CAIXA DE HIDRANTES) USAR AÇO GALVANIZADO Ø 2.1/2".

Nº	SÍMBOLO	SIGNIFICADO	FORMA E COR	APLICAÇÃO
S12	SAIDA	SAÍDA DE EMERGÊNCIA LOCALIZADA NA FACE DA ABERTURA DA PORTA	SÍMBOLO: RETANGULAR FUNDO: VERDE MENSAGEM "SAÍDA" OU PICTOGRAMA E OU SETA DIRECIONAL: FOTOLUMINESCENTE	INDICAÇÃO DA SAÍDA DE EMERGÊNCIA COM OU SEM COMPLEMENTAÇÃO DO PICTOGRAMA FOTOLUMINESCENTE (SETA OU IMAGEM OU AMBOS).
S13	SAIDA	SAÍDA DE EMERGÊNCIA	SÍMBOLO: QUADRADO FUNDO: VERMELHO PICTOGRAMA: FOTOLUMINESCENTE	INDICAÇÃO DE LOCALIZAÇÃO DOS EXTINTORES DE INCÊNDIO

SINALIZAÇÃO DE EMERGÊNCIA

INSTRUÇÕES PARA OPERAÇÃO

PROIBIDO DEPOSITAR MATERIAIS

0,20m

0,20m

1,60m

1,00m

1,00m

NÍVEL PISO

DETALHE EXTINTORES - SEM ESCALA

QUADRO DE REVISÃO

VERSÃO	DESCRIÇÃO	DATA
00	EMIÇÃO INICIAL	18.11.2021

PROPRIETÁRIO
SECRETARIA DE DESENVOLVIMENTO SOCIAL CRIANÇA E JUVENTUDE

AMANDA DE BRITO FREITAS:01012555437

Autorizado de forma digital por AMANDA DE BRITO FREITAS:01012555437
Data: 2021.11.20 13:19:12 -03'00'

AUTOR DO PROJETO
AMANDA DE BRITO FREITAS - CREA 2101857006

RESP. P/ EXECUÇÃO DA OBRA

ÓRGÃO

PRANCHA:
01/01

ESCALA:
1:50

Nº PROJETO/ DATA:
576 NOV/2021

TÍTULO:
ASSUNTO:
PROPRIETÁRIO:
OBRA:
LOCAL:

PROJETO DE COMBATE A INCÊNDIO E GÁS
PLANTA BAIXA - PAVIMENTO TÉRREO
SECRETARIA DE DESENVOLVIMENTO SOCIAL CRIANÇA E JUVENTUDE
CASA DE ACOULHIMENTO INSTITUCIONAL
RECIFE - PE

É proibida, sob forma de lei, a reprodução total ou parcial desse projeto sem a prévia autorização do autor